

26.7


19.6

105


浦添市公共下水道台帳施設平面図（汚水・雨水）

20.0

26.7

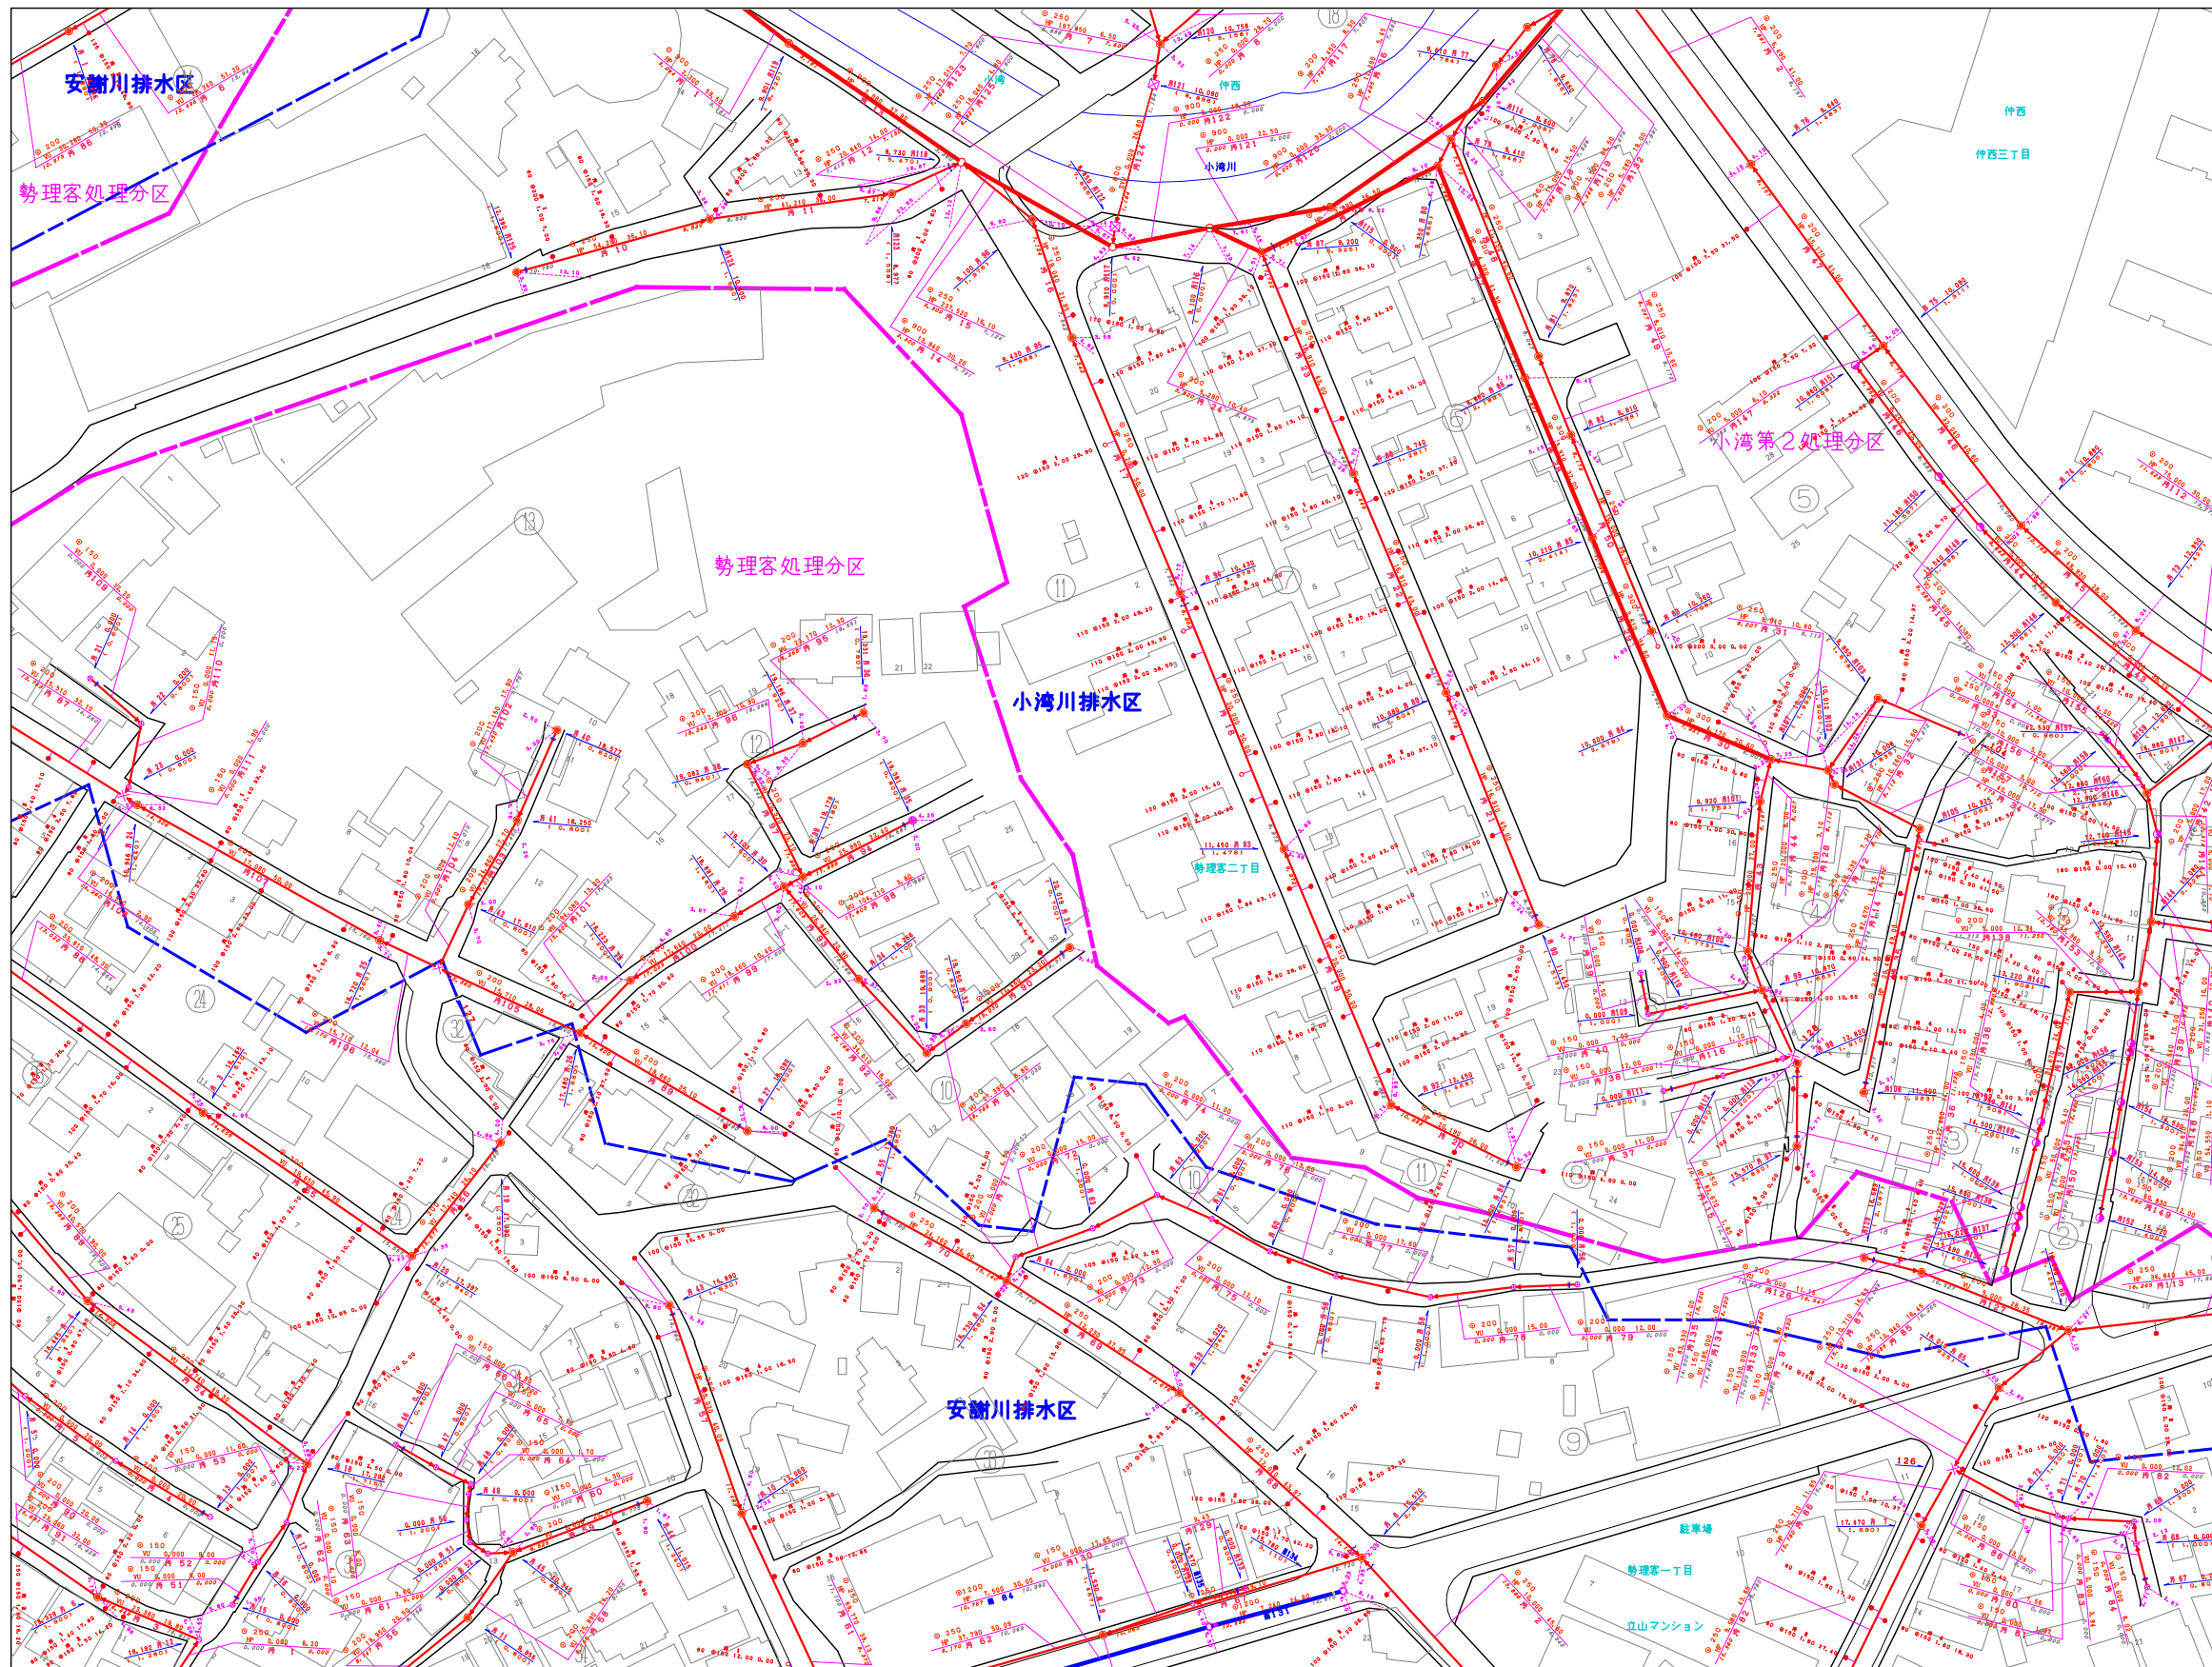

87	88	89
104	105	106
119	120	121

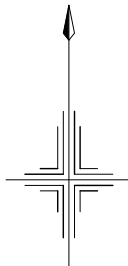

人 孔 凡 例	
○	不明人孔
⊖	0号マンホール
●	1号マンホール
○	2号マンホール
⊙	3号マンホール
⊗	4号マンホール
⊕	特0号マンホール
■	特1号マンホール
▣	特2号マンホール
▤	特3号マンホール
▥	特4号マンホール
●	マシンホール

公 共 樹 凡 例	
○	不 明 樹
●	A 型 樹
○	B 型 樹
●	小口径樹


管 渠 属 性 凡 例	
（管渠種 内径 材質 勾配 マンホール間距離） ● O250 VU 6.0 29.58 ●	
●	形状及び管径

樹 属 性 凡 例	
上流側マンホールからの追加距離 ● 樹の長さ 取付管延長 100 O150 1.60 21.50 形状及び管径	

26.4

19.6

 縮尺=1:1,300



浦
添
市

20.0

26.4

105