

26.7

20.0


106

浦添市公共下水道台帳施設平面図（汚水・雨水）

20.4

26.7

88	89	90
105	106	107
120	121	122

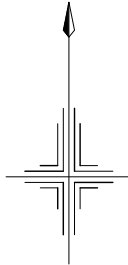

人 孔 凡 例	
○	不明人孔
⊖	0号マンホール
●	1号マンホール
○	2号マンホール
⊙	3号マンホール
⊗	4号マンホール
⊕	特0号マンホール
■	特1号マンホール
▣	特2号マンホール
▤	特3号マンホール
▥	特4号マンホール
●	マシンホール

公 共 樹 凡 例	
○	不 明 樹
●	A 型 樹
○	B 型 樹
●	小口径樹

管 渠 属 性 凡 例	
（管渠種 内径 材質 勾配 マンホール間距離） ○250 VU 6.0 29.58	
●	形状及び管径

樹 属 性 凡 例	
上流側マンホールからの追加距離 樹の長さ 取付管延長 ● 100 ○150 1.60 21.50 形状及び管径	


26.4

20.0

106

20.4

26.4

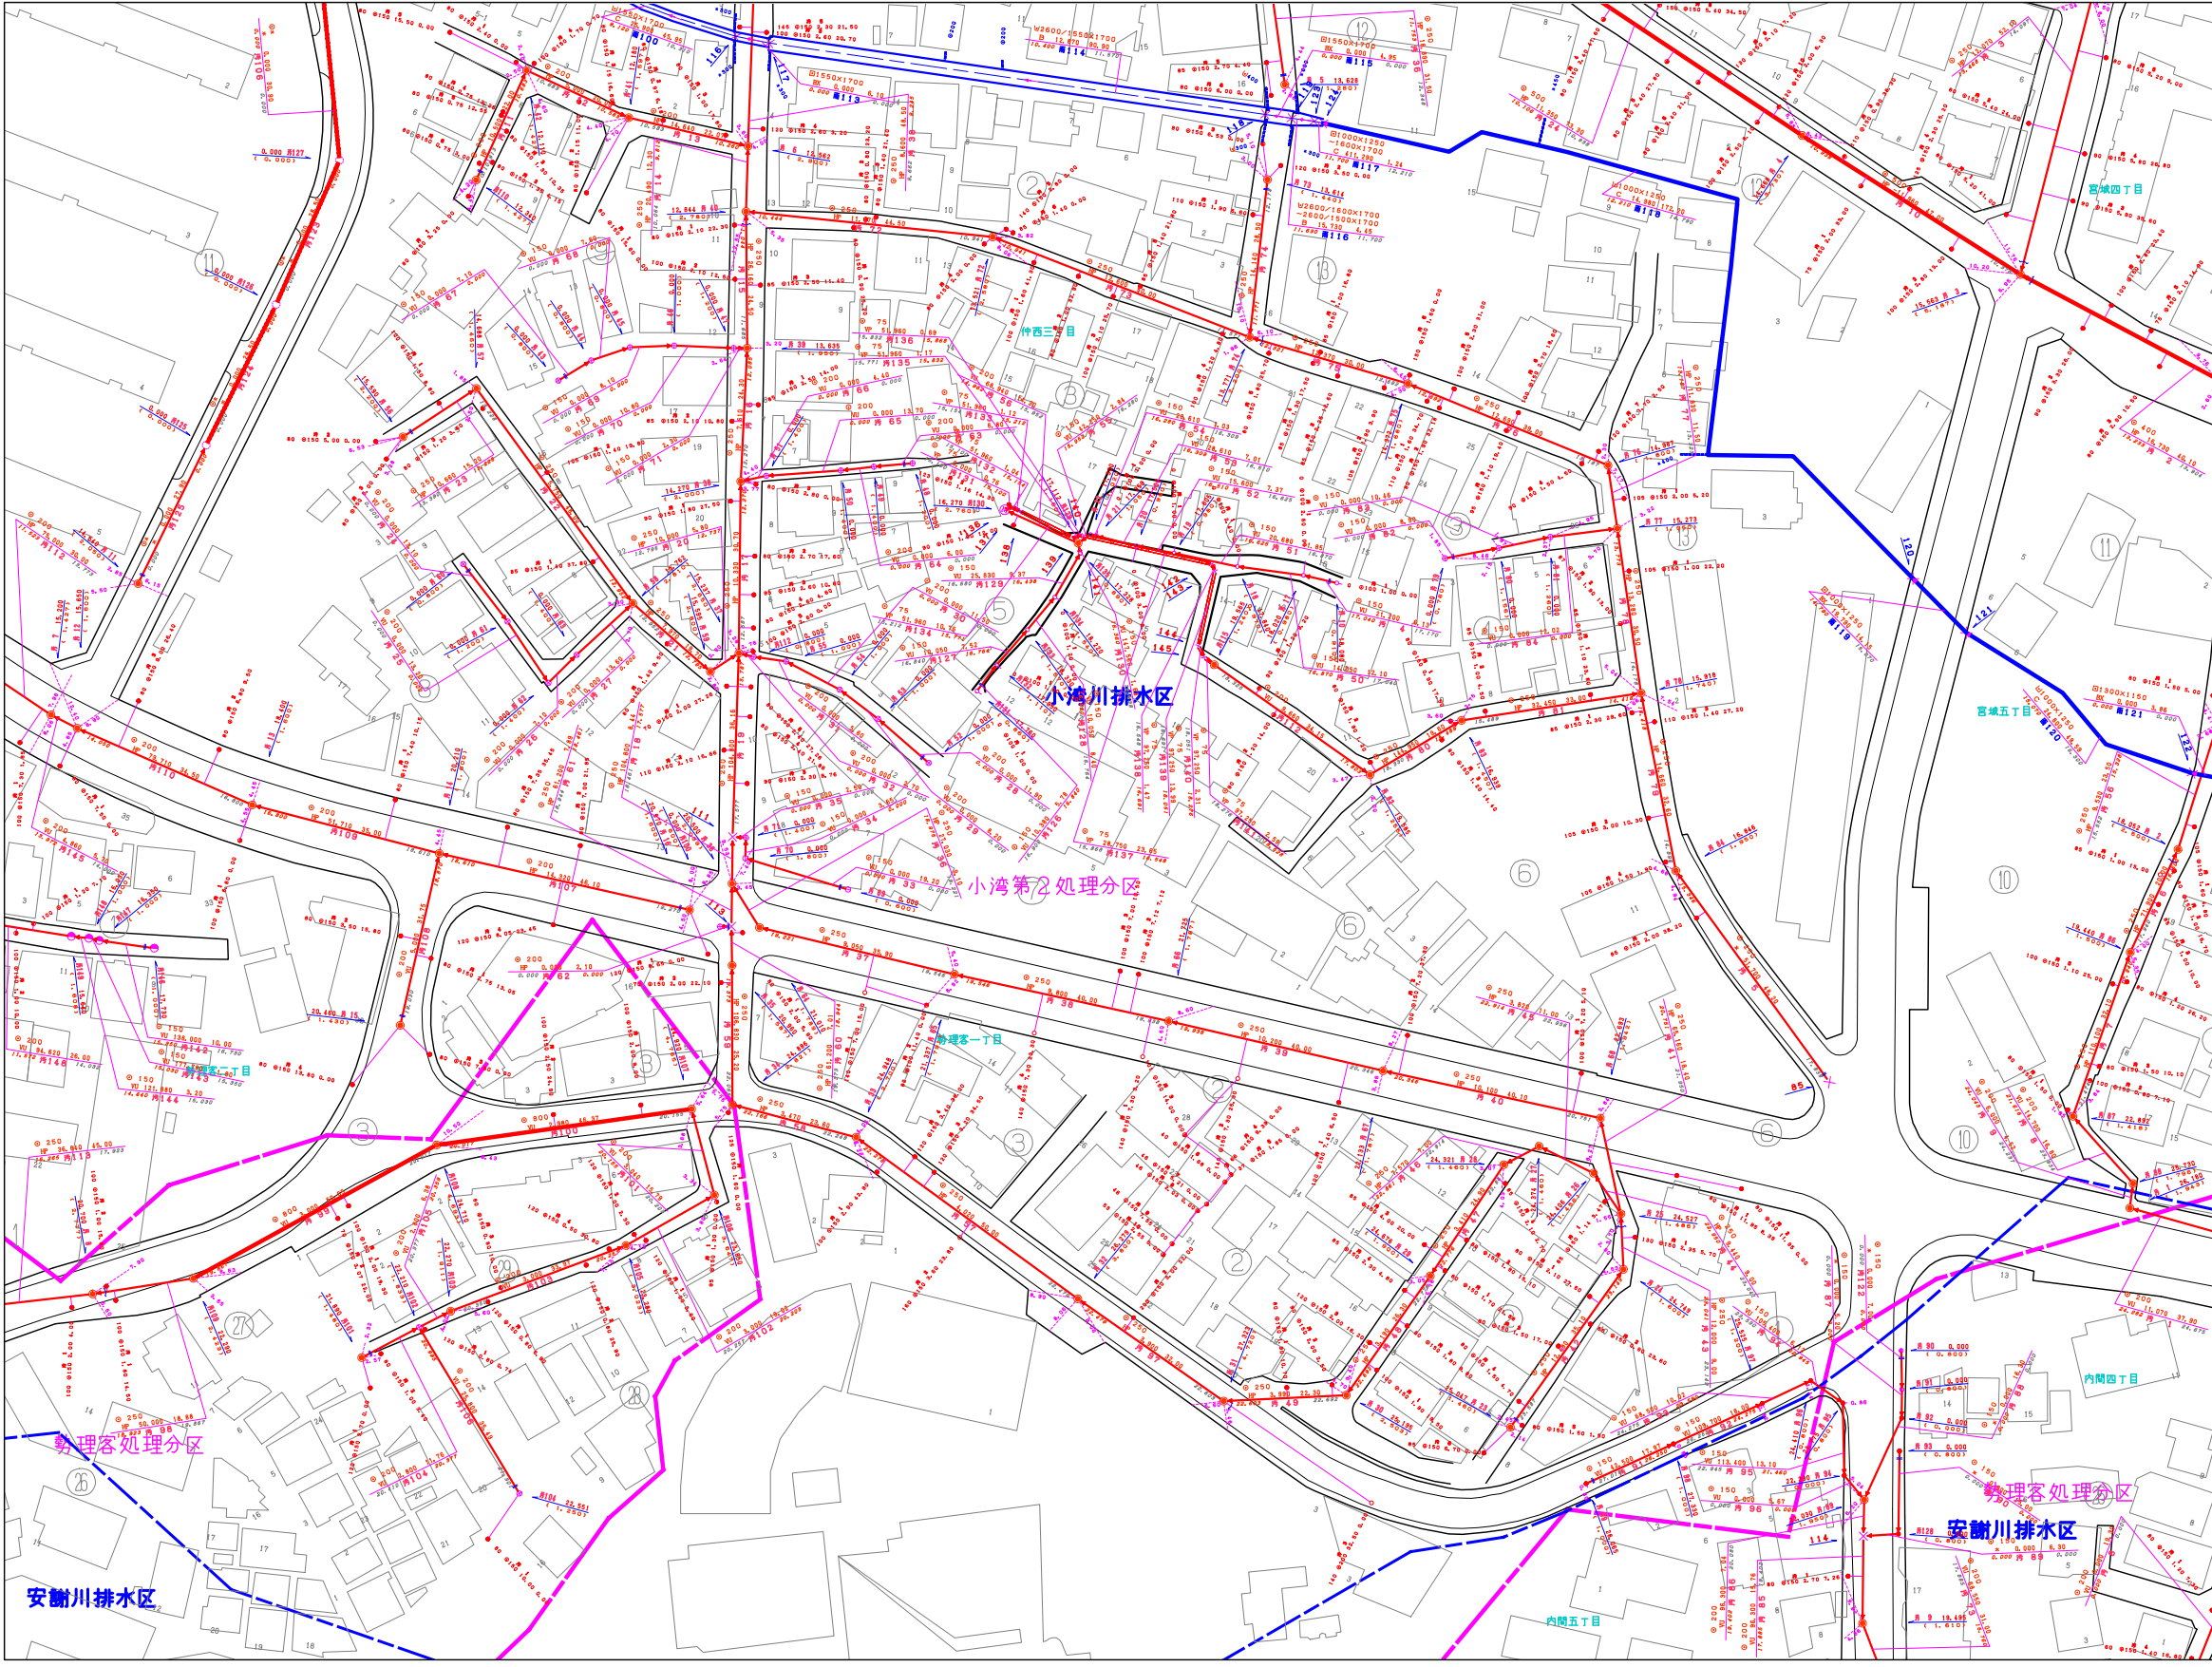

縮尺=1:1,300

