


27.0
19.2

87

浦添市公共下水道台帳施設平面図（汚水・雨水）

19.6
27.0

172	173	72
86	87	88
103	104	105

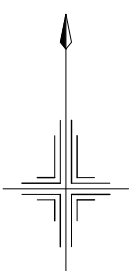


人 孔 凡 例	
○	不明人孔
⊖	0号マンホール
●	1号マンホール
○	2号マンホール
⊙	3号マンホール
⦿	4号マンホール
⊕	特0号マンホール
■	特1号マンホール
▣	特2号マンホール
▤	特3号マンホール
▥	特4号マンホール
●	マシンホール

公 共 樹 凡 例	
○	不 明 樹
●	A 型 樹
○	B 型 樹
●	小口径樹

管 渠 属 性 凡 例	
（管渠種 内径 材質 勾配 マンホール間距離） ● O250 VU 5.0 28.58 ● ● 5.0 2.58 ● 5.0 1.05 ● ● 5.0 2.58 ● 5.0 1.05 ●	

樹 属 性 凡 例	
上流側マンホールからの通知距離 ● 樹の長さ 取付管延長 100 O150 1.60 21.50 形状及び管径	

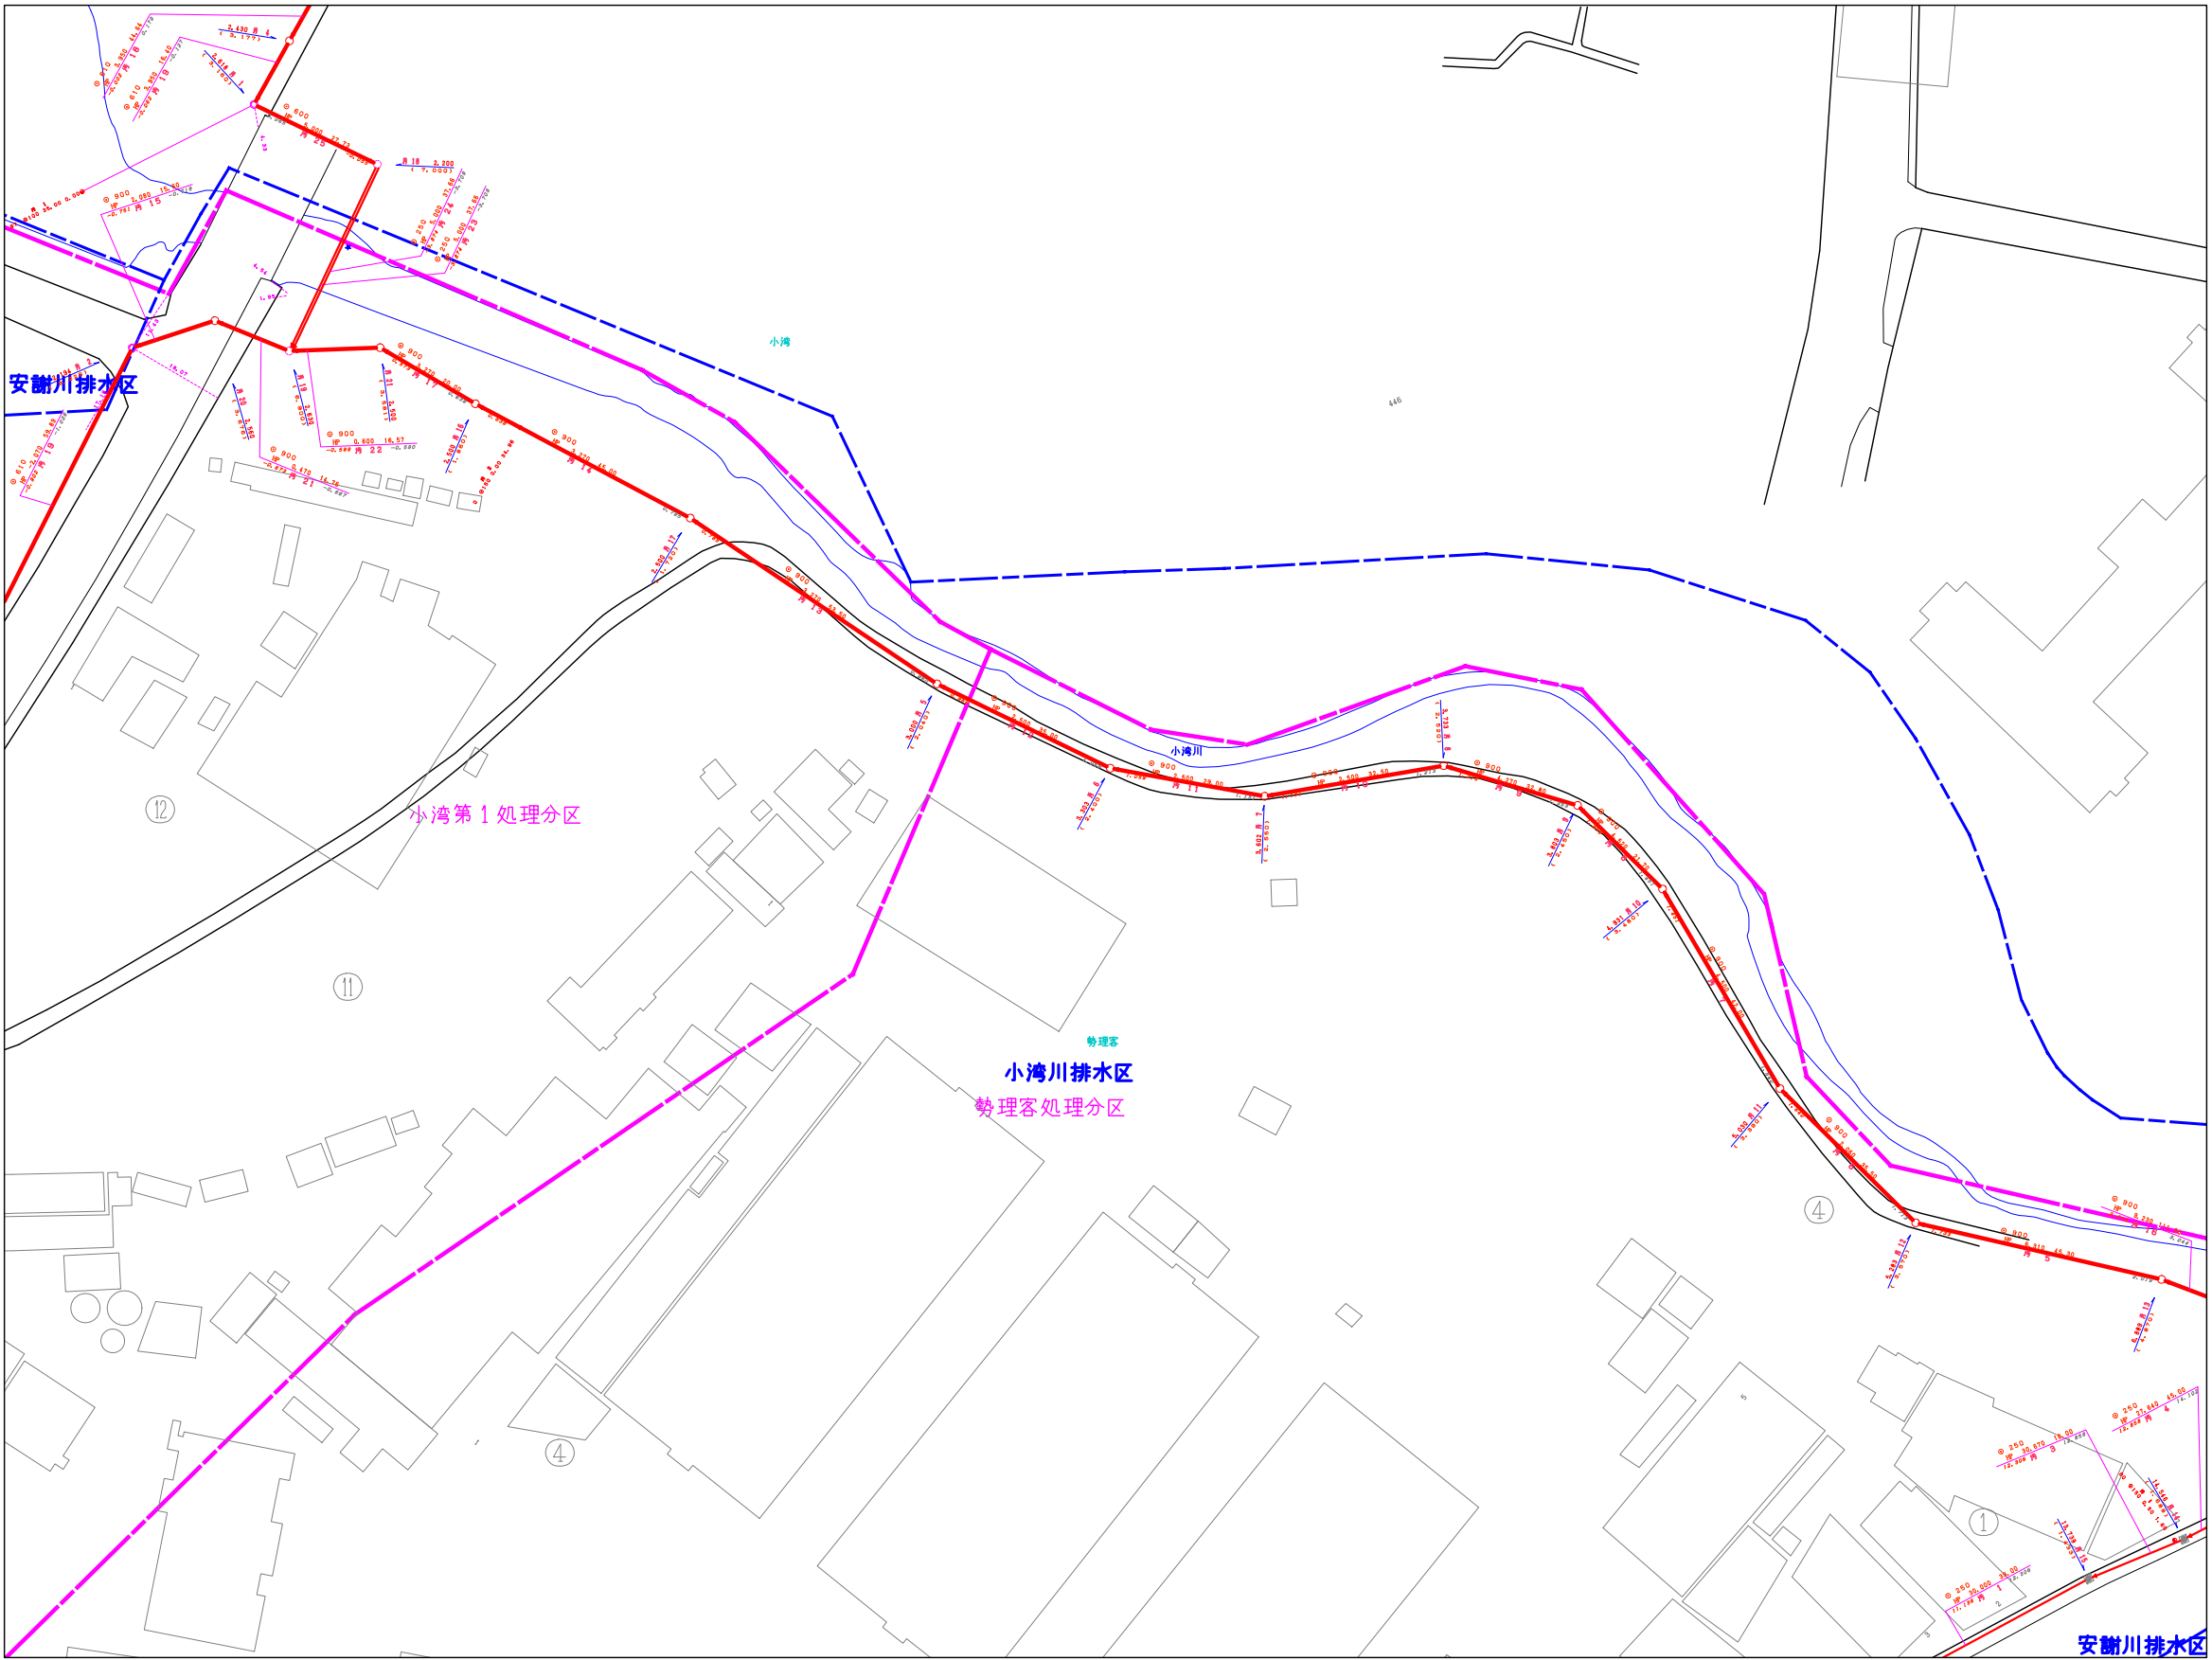

26.7
19.2

浦
添
市

87

19.6
26.7

縮尺=1:1,300

