

27.0

19.6


88

浦添市公共下水道台帳施設平面図（汚水・雨水）

20.0

27.0

173	72	73
87	88	89
104	105	106

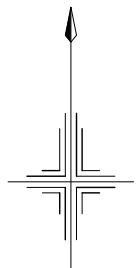

人 孔 凡 例	
○	不明人孔
⊖	0号マンホール
●	1号マンホール
○	2号マンホール
⊙	3号マンホール
⊕	4号マンホール
⊗	特0号マンホール
■	特1号マンホール
▣	特2号マンホール
▤	特3号マンホール
▥	特4号マンホール
●	マシンホール

公 共 樹 凡 例	
○	不 明 樹
●	A 型 樹
○	B 型 樹
●	小口径樹

管 渠 属 性 凡 例	
（管渠種 内径 材質 勾配 マンホール間距離）	
●	〇250 VU 6.0 29.58
●	800 〇508 80.105
●	設置管延長
●	流入管延長

樹 属 性 凡 例	
上流側マンホールからの通知距離	
●	樹の長さ 取付管延長
●	100 〇150 1.60 21.50
●	形状及び管径

 
浦 添 市

88

20.0

26.7

縮尺=1:1,300



26.7

19.6